
 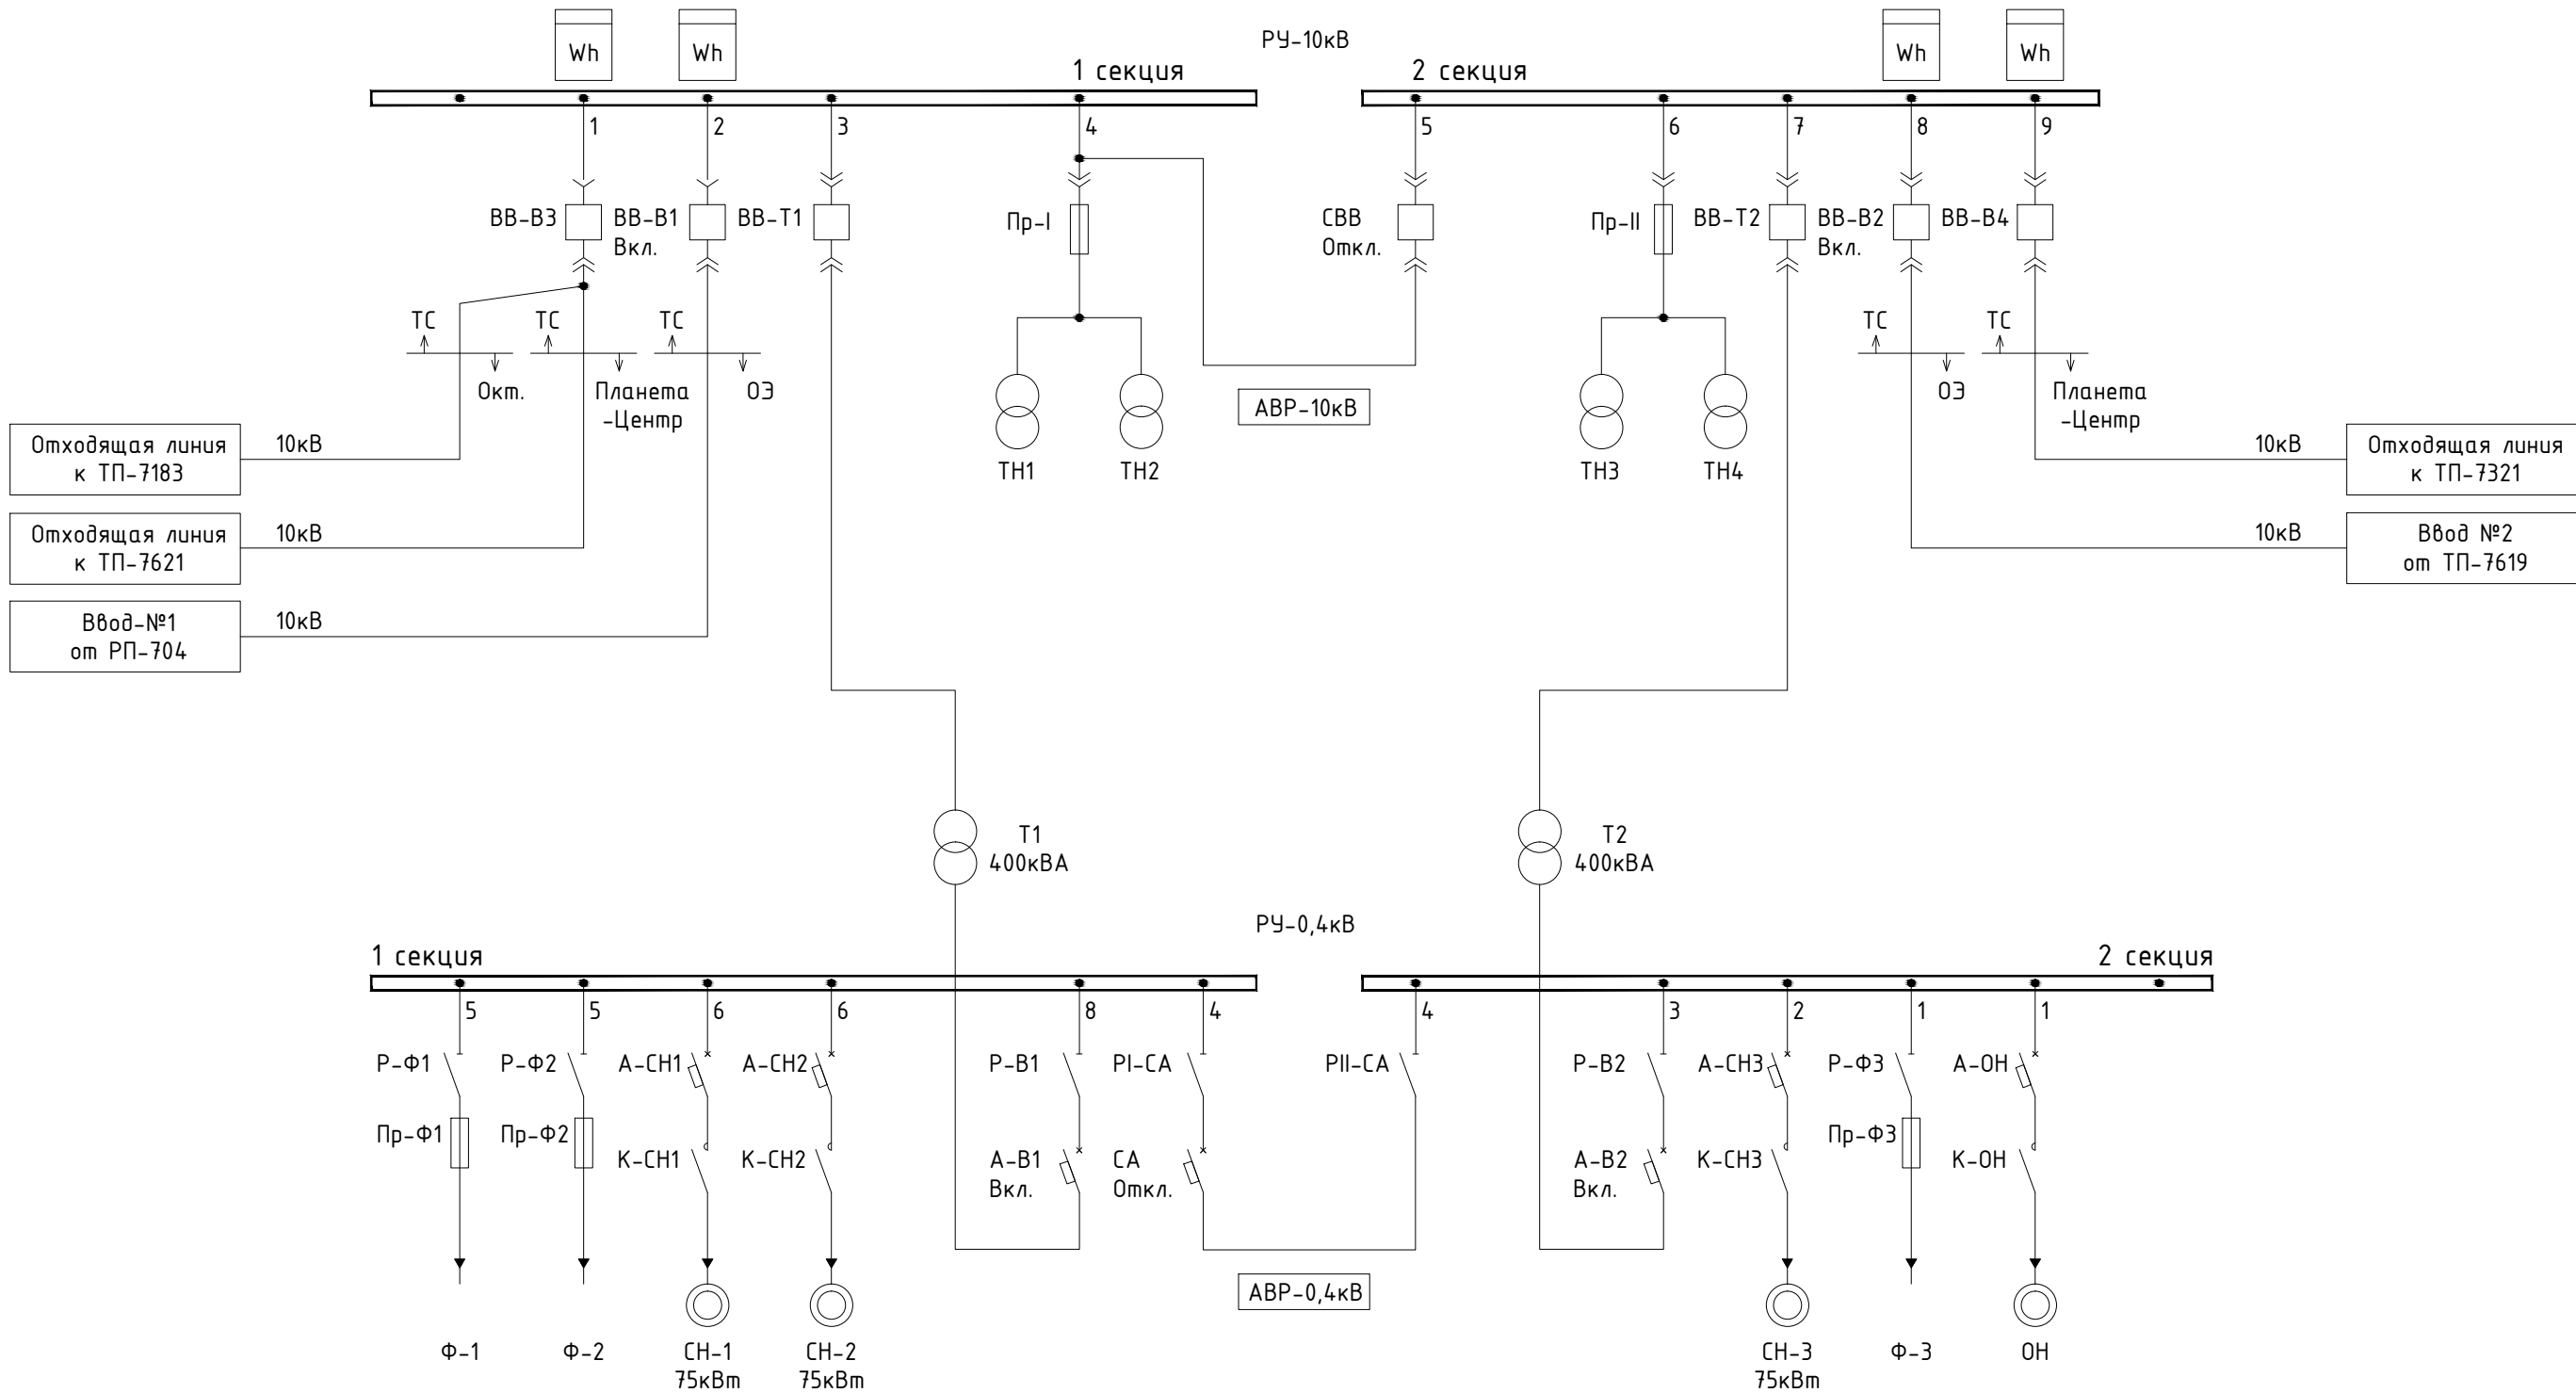


Согласовано			
Инов. № подл.	Подп. и дата	Взам. инв. №	



						294489-08/17-ЭМ			
						Монтаж системы контроля и регулирования на подкачивающей насосной станции №13			
Изм.	Коп.уч.	Лист	№ док.	Подп.	Дата	Силовое электрооборудование	Стадия	Лист	Листов
Разраб.		Евдокимов			09.17		Р	5	
Провер.		Зыктин			09.17				
						ТП-7080 (ПНС-13). Однолинейная схема	ИНВЕНТА ООО "ИНВЕНТА"		
Н.контр.		Вакульчик			09.17				
ГИП		Приймак			09.17				